


 


 





PLANTA BAIXA - ILUMINAÇÃO  
ESCALA: 1/75

### LEGENDA

-  - QUADRO DE DISTRIBUIÇÃO DE CIRCUITOS DE EMBUTIR, COM O CENTRO A 1,20m DO PISO ACABADO
-  - PAINEL DE LED DE EMBUTIR TUBULAR 90CM 30W, LAMPADA A PARTIR DE 4000K
-  - PAINEL DE LED DE EMBUTIR TUBULAR 90CM 20W, LAMPADA A PARTIR DE 4000K
-  - PAINEL DE LED DE EMBUTIR 30X30CM 20W, LAMPADA A PARTIR DE 4000K
-  - ARANDELA TIPO TARTARUGA 60, LAMPADA A PARTIR DE 4000K
-  - INTERRUPTOR DE EMBUTIR
-  - NEUTRO, FASE, RETORNO E TERRA RESPECTIVAMENTE
-  - ELETRODUTO CORRUGADO MEDIDAS CONFORME PROJETO EMBUTIDA NO FORRO OU NA PAREDE
-  - ELETROCALHA GALVANIZADA ELETROLITICAMENTE PERFURADA 100x100MM CHAPA #18

### DETALHE INSTALAÇÃO

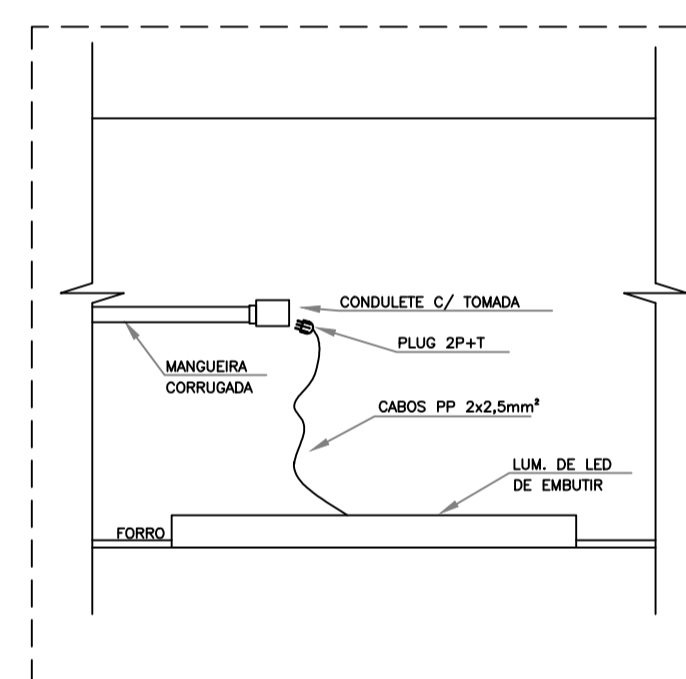

### NOTAS:

1. OBRAS DE INSTALAÇÃO DE ILUMINAÇÃO DEVE SER EXECUTADA DE ACORDO COM O PROJETO DE INSTALAÇÃO DE ILUMINAÇÃO, SENDO OBRIGATORIO O USO DE MATERIAIS E EQUIPAMENTOS DE QUALIDADE, CONFORME ESPECIFICAÇÕES DO PROJETO.
2. O PROJETO DE ILUMINAÇÃO DEVE SER EXECUTADO DE ACORDO COM O PROJETO DE INSTALAÇÃO DE ILUMINAÇÃO, SENDO OBRIGATORIO O USO DE MATERIAIS E EQUIPAMENTOS DE QUALIDADE, CONFORME ESPECIFICAÇÕES DO PROJETO.
3. O PROJETO DE ILUMINAÇÃO DEVE SER EXECUTADO DE ACORDO COM O PROJETO DE INSTALAÇÃO DE ILUMINAÇÃO, SENDO OBRIGATORIO O USO DE MATERIAIS E EQUIPAMENTOS DE QUALIDADE, CONFORME ESPECIFICAÇÕES DO PROJETO.
4. O PROJETO DE ILUMINAÇÃO DEVE SER EXECUTADO DE ACORDO COM O PROJETO DE INSTALAÇÃO DE ILUMINAÇÃO, SENDO OBRIGATORIO O USO DE MATERIAIS E EQUIPAMENTOS DE QUALIDADE, CONFORME ESPECIFICAÇÕES DO PROJETO.



## UNIDADE BÁSICA DE SAÚDE RURAL

Quadra 07, Rua Alameda Dutra, Lote 12, Setor Lucia Alice -  
Bela Vista de Goiás Go. CEP. 75240-000

PROPRIETARIO  
Prefeitura Municipal de Bela Vista de Goiás

Projeto Eng. Jéssica Silva Oliveira  
CREA : 22307/D - GO

CONTEÚDO:

PLANTA BAIXA  
LEGENDA  
NOTAS

Nº DE PAVIMENTOS: 1

ÁREAS :

ÁREA TOTAL CONSTRUÍDA:  
**298.83m²**

ÁREA DO TERRENO: 450 m²

PRANCHA

**1/5**

DATA:  
AGOSTO/2017

ILUMINAÇÃO